


RZUT CZĘŚCI II PIĘTRA INWENTARYZACJA INST. WENTYLACJI I KLIMATYZACJI W POM. 3/204, 3/205 SKALA 1:50

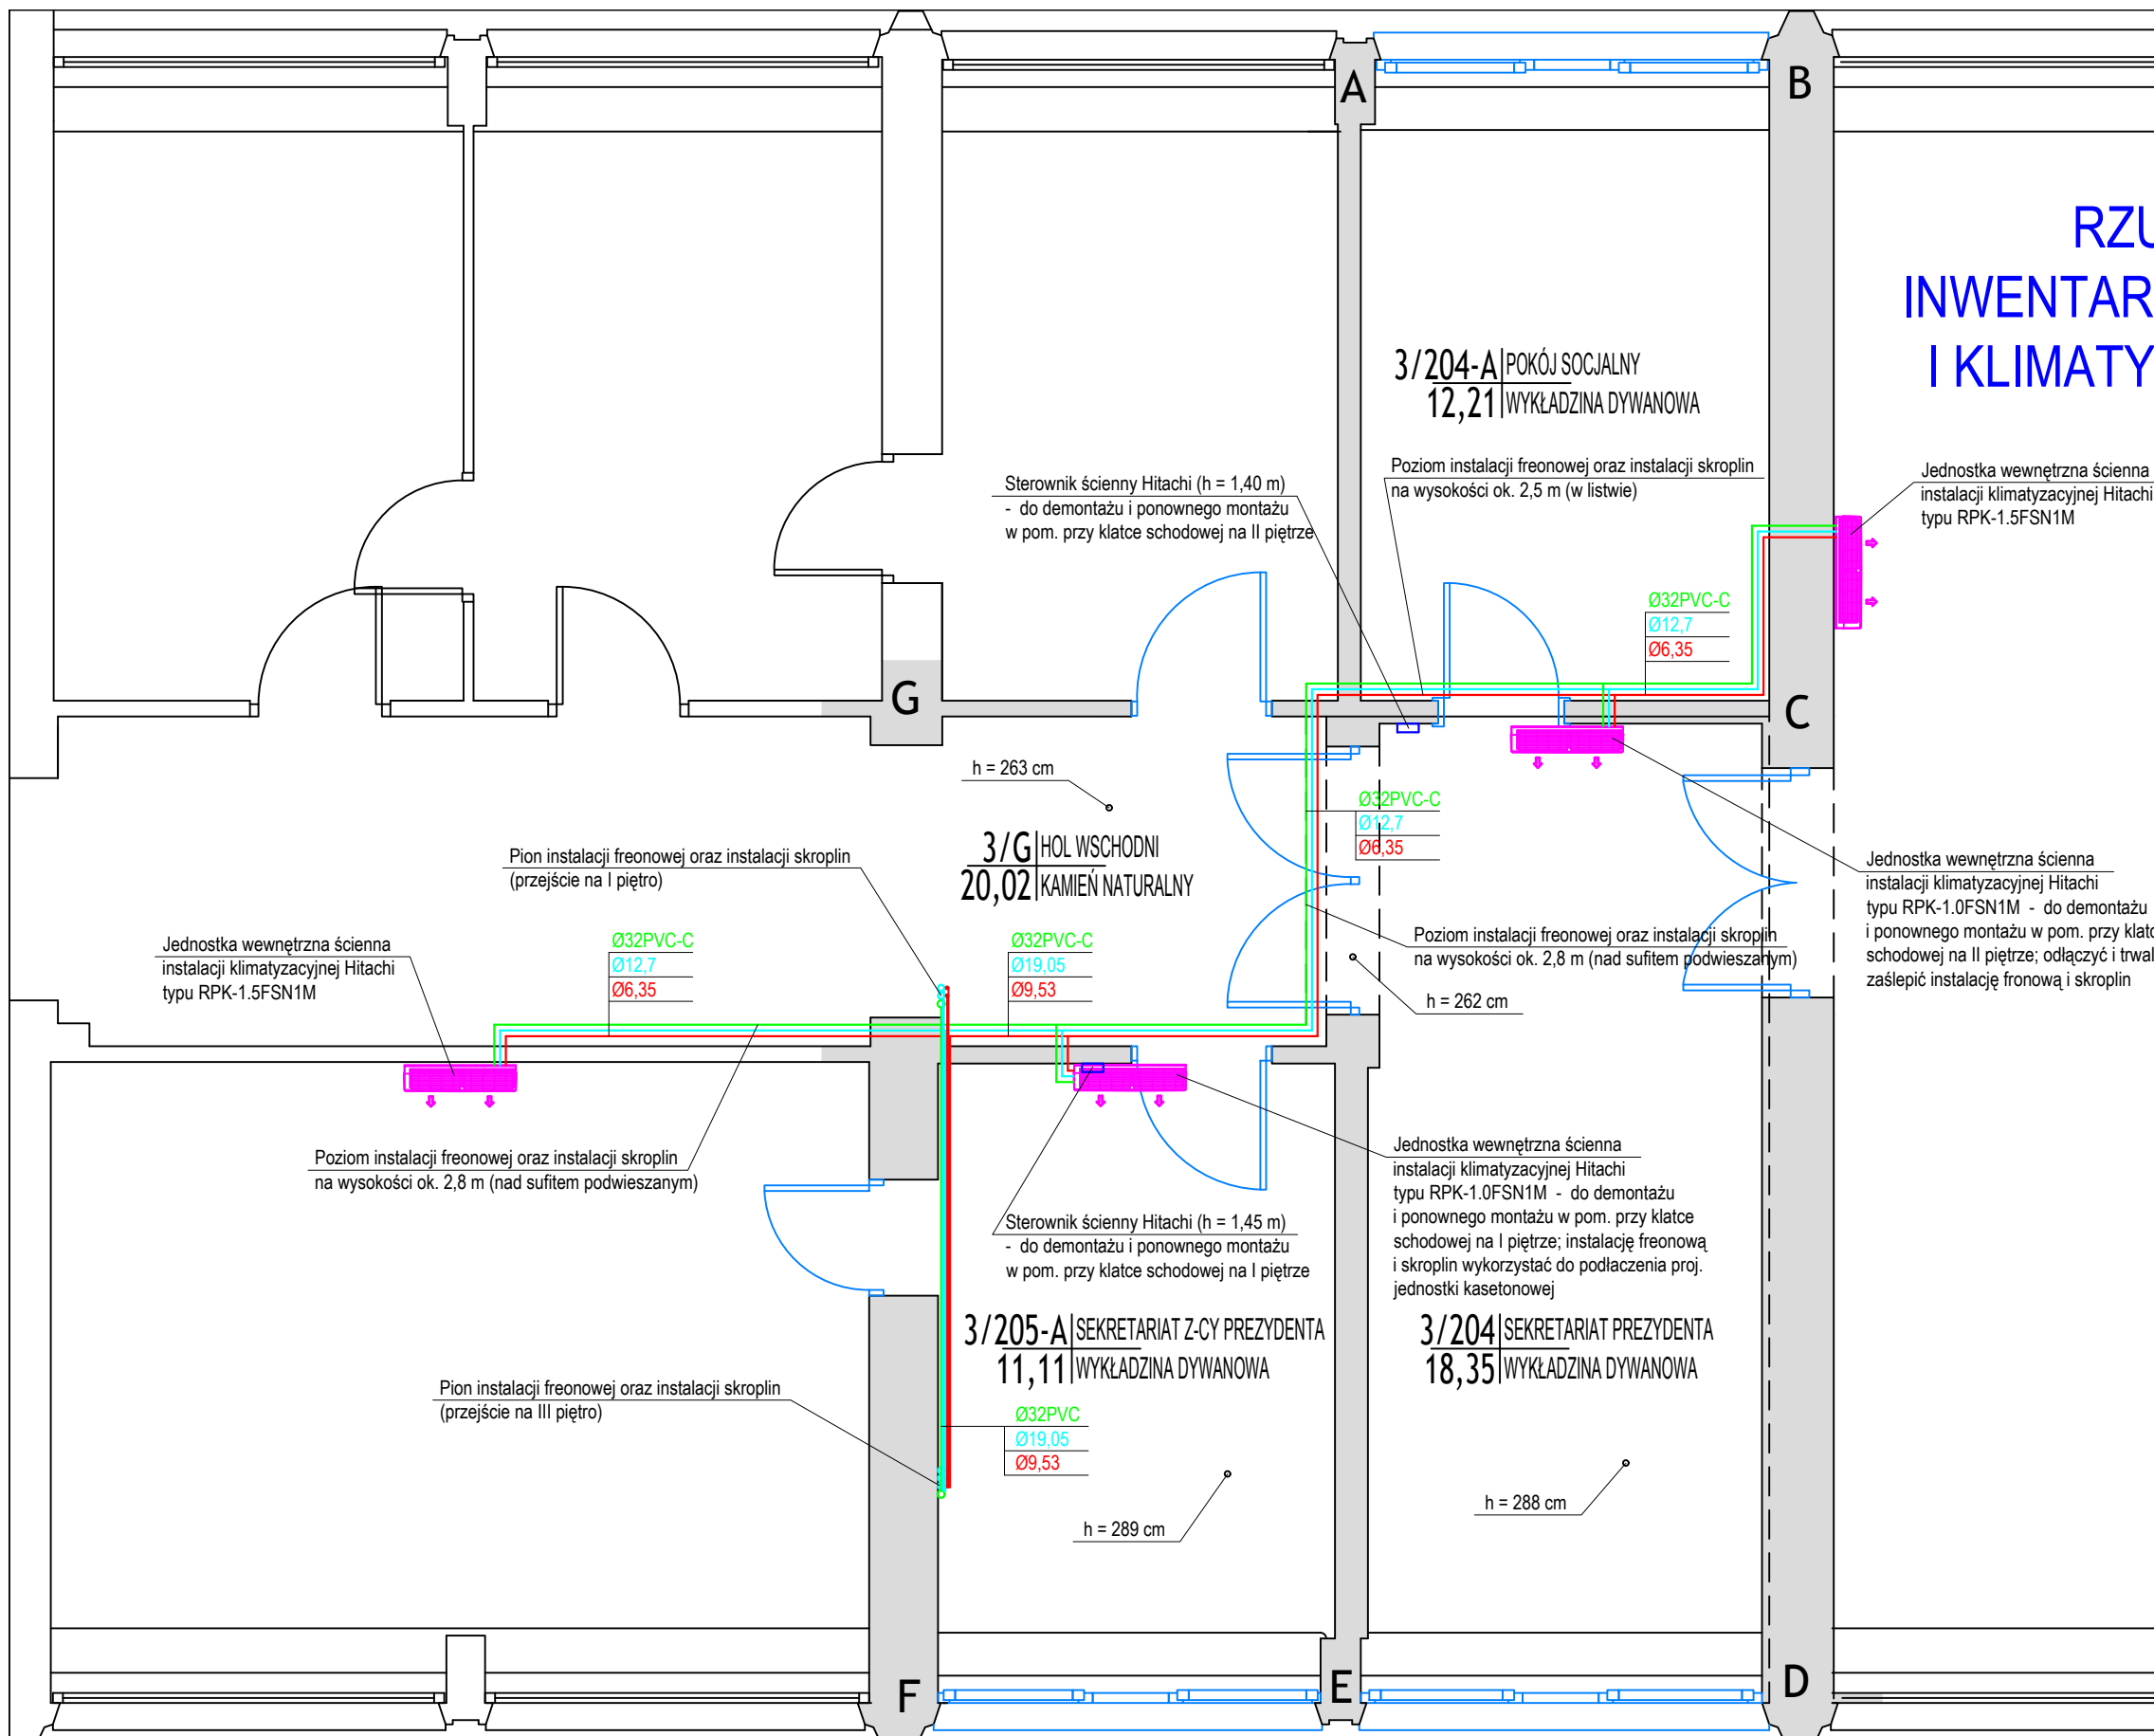

PROJEKTANT: MGR INŻ. ARTUR KUCHARSKI UPRAWNIENIA DO PROJEKTOWANIA W SPECJALNOŚCI SANITARNEJ BEZ OGRANICZEŃ NR EWID. ZAP/0073/PO.05/06, NR IZBY ZAP/IS/0318/04	RODZAJ INWESTYCJI: REMONT I MODERNIZACJA POMIESZCZEŃ BIUROWYCH I HOLU OBIEKT: BUDYNEK BIUROWY RATUSZA KATEGORIA: IX	TEMAT RYS: RZUT CZĘŚCI II PIĘTRA. INWENTARYZACJA INSTALACJI SANIT.
SPRAWDZAJĄCY: MGR INŻ. LESZEK ŁATOWSKI UPRAWNIENIA DO PROJEKTOWANIA W SPECJALNOŚCI SANITARNEJ BEZ OGRANICZEŃ NR EWID. UAN/U/7342/120/9, NR IZBY ZAP/IS/1475/01	LOKALIZACJA: KOSZALIN UL. RYNEK STAROMIEJSKI 6-7, INWESTYCJI: DZ. NR 296/1, OBR. 0020 INWESTOR: GMINA MIASTO KOSZALIN UL. RYNEK STAROMIEJSKI 6-7, KOSZALIN	PROJEKT BUDOWLANY DATA: 04/2019 SKALA: 1:50 NR RYS: S-1 NR STRONY: -