


RZUT CZĘŚCI II PIĘTRA INWENTARYZACJA INST. WENTYLACJI I KLIMATYZACJI W POM. 3/204, 3/205 SKALA 1:50

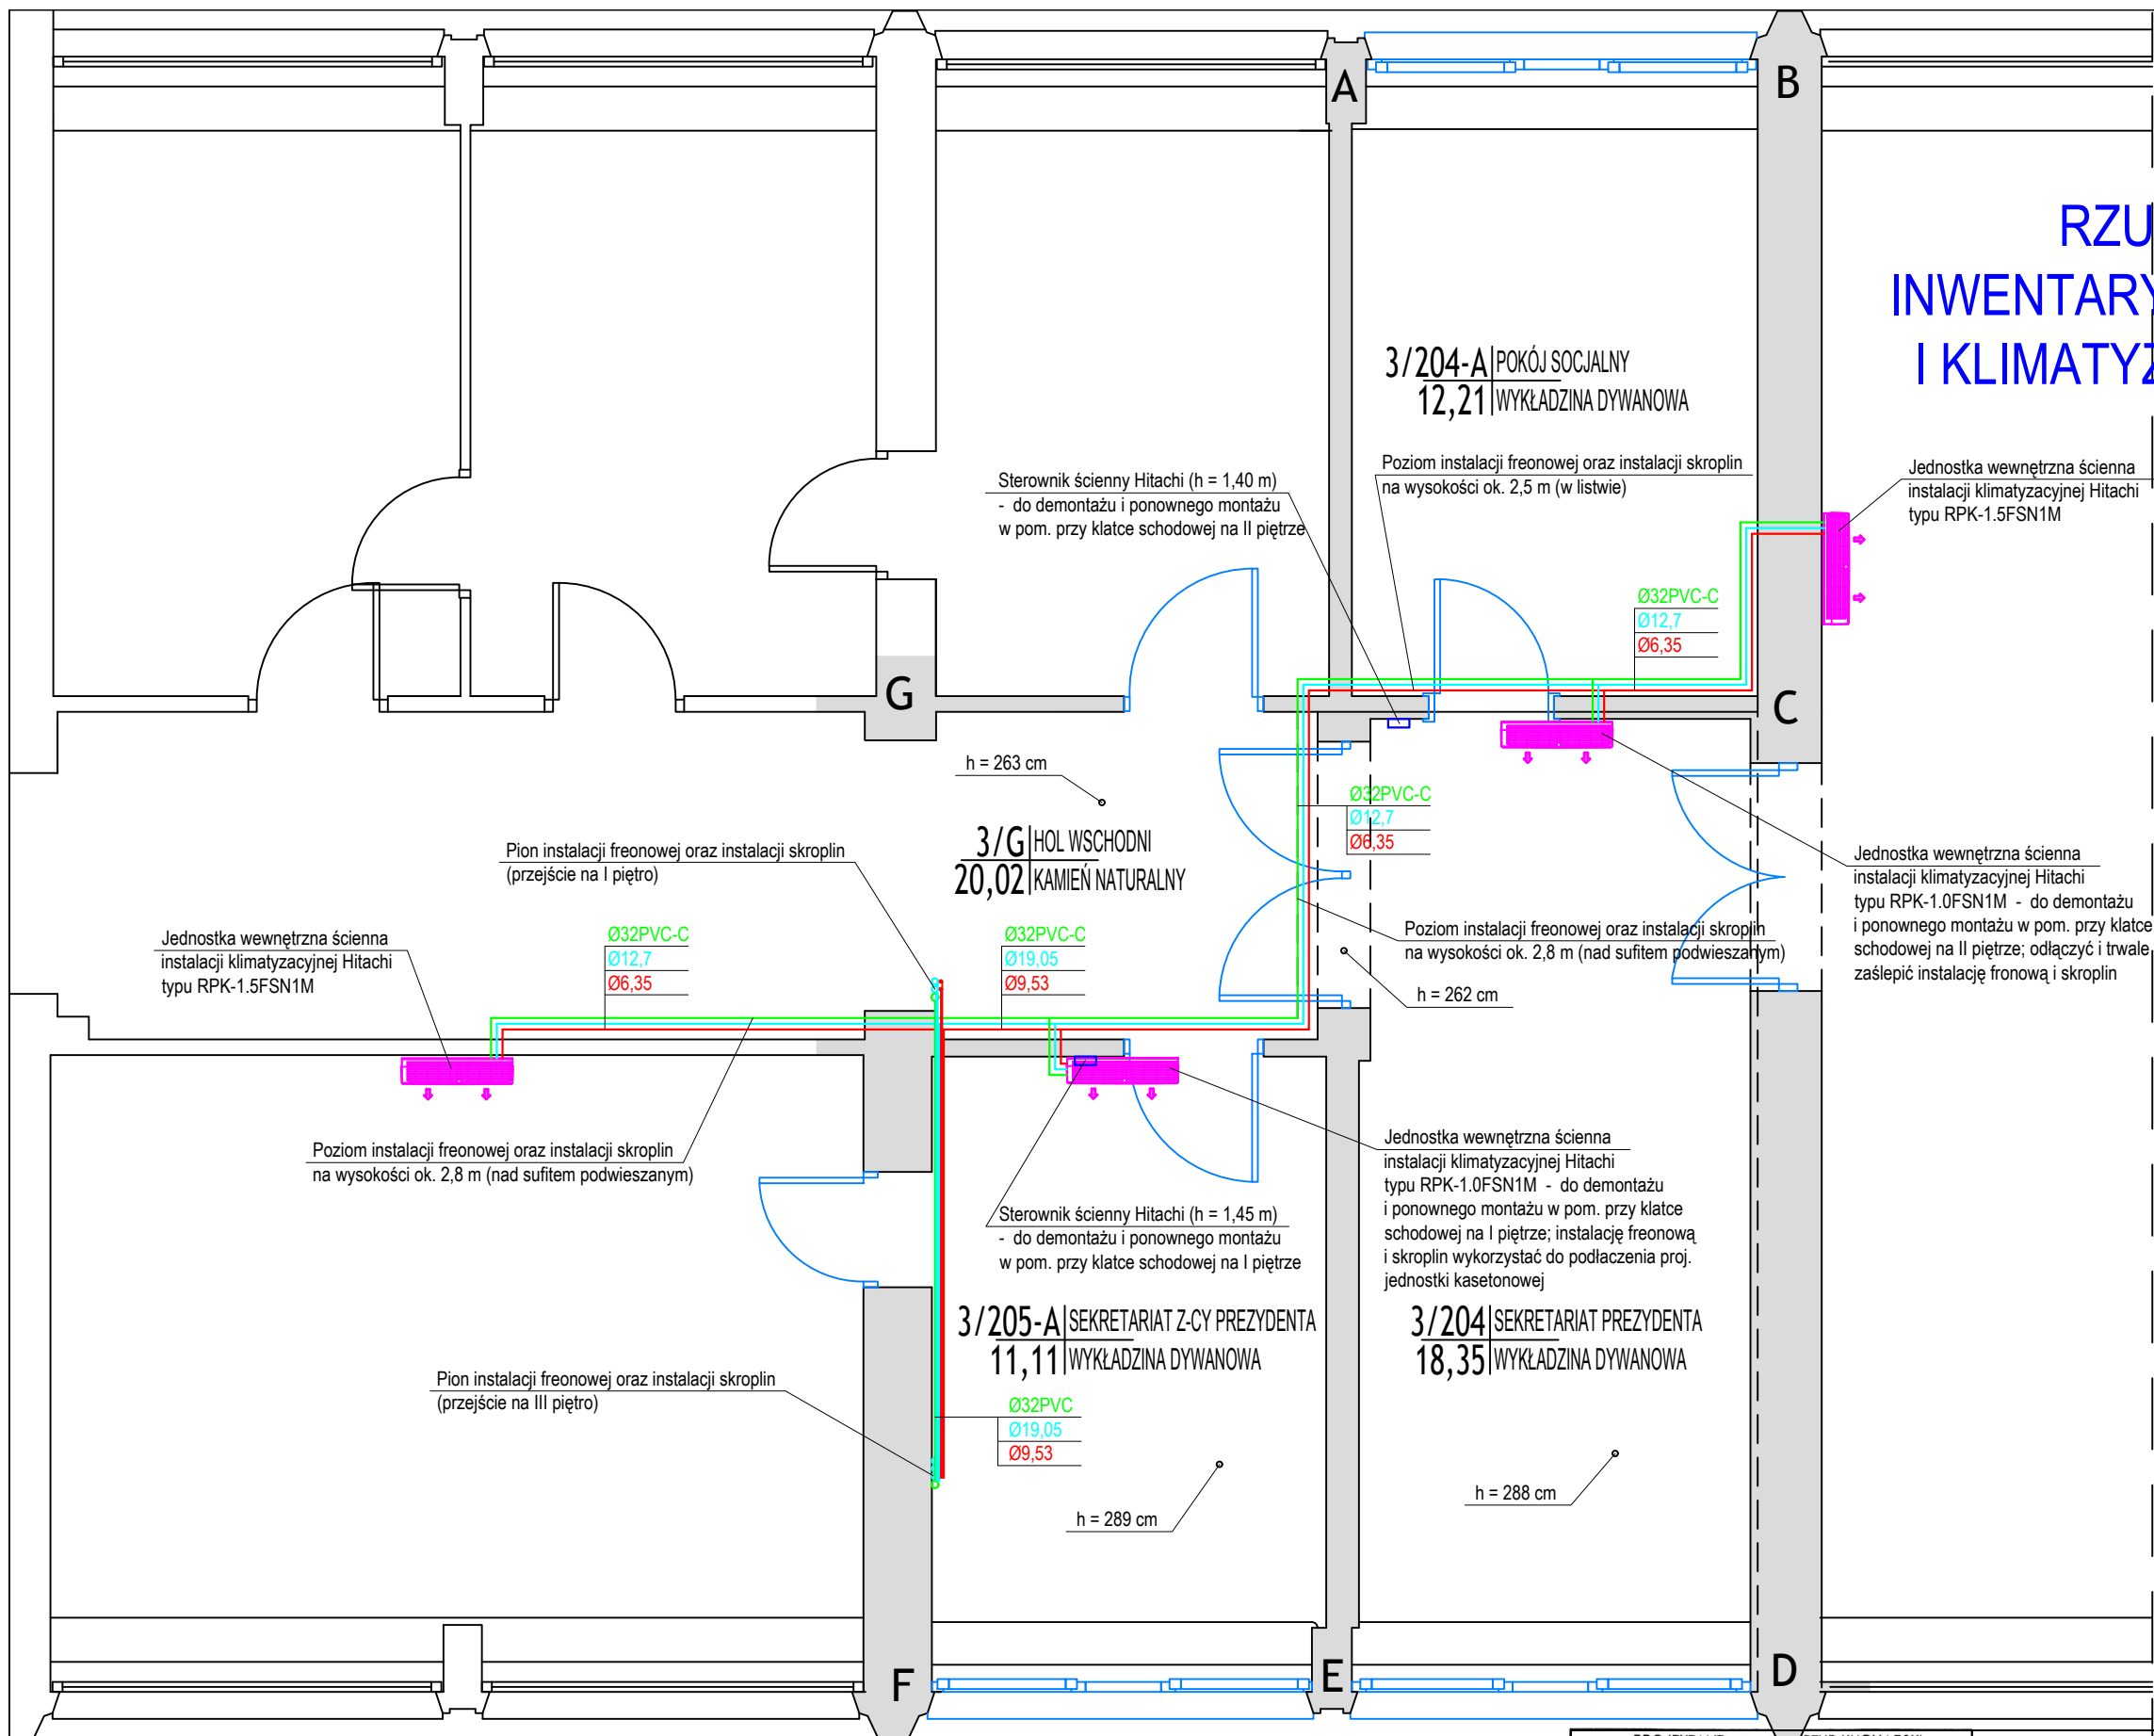

PROJEKTANT: MGR INŻ. ARTUR KUCHARSKI UPRAWNIENIA DO PROJEKTOWANIA W SPECJALNOŚCI SANITARNEJ BEZ OGRANICZEŃ NR EWID. ZAP/0073/PO.05/06, NR IZBY ZAP/IS/0318/04 SPRAWDZAJĄCY: MGR INŻ. LESZEK ŁATOWSKI UPRAWNIENIA DO PROJEKTOWANIA W SPECJALNOŚCI SANITARNEJ BEZ OGRANICZEŃ NR EWID. UAN/U/7342/120/9, NR IZBY ZAP/IS/1475/01	RODZAJ INWESTYCJI: REMONT I MODERNIZACJA POMIESZCZEŃ BIUROWYCH I HOLU OBIEKT: BUDYNEK BIUROWY RATUSZA KATEGORIA: IX LOKALIZACJA: KOSZALIN UL. RYNEK STAROMIEJSKI 6-7, INWESTYCJI: DZ. NR 296/1, OBR. 0020 INWESTOR: GMINA MIASTO KOSZALIN UL. RYNEK STAROMIEJSKI 6-7, KOSZALIN	TEMAT RYS: <h2 style="text-align: center;">RZUT CZĘŚCI II PIĘTRA. INWENTARYZACJA INSTALACJI SANIT.</h2> <h3 style="text-align: center;">PROJEKTWYKONAWCZY</h3> <table style="width: 100%; border-collapse: collapse;"> <tr> <td style="width: 25%;">DATA:</td> <td style="width: 25%;">SKALA:</td> <td style="width: 25%;">NR RYS:</td> <td style="width: 25%;">NR STRONY:</td> </tr> <tr> <td>04/2019</td> <td>1:50</td> <td>S-1</td> <td>-</td> </tr> </table>	DATA:	SKALA:	NR RYS:	NR STRONY:	04/2019	1:50	S-1	-
DATA:	SKALA:	NR RYS:	NR STRONY:							
04/2019	1:50	S-1	-							