

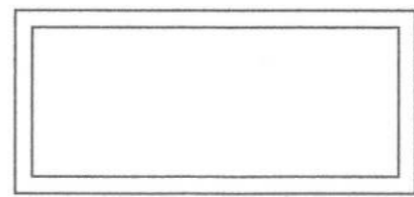


# INSTALACJE WOD – KAN . C.O I ELEKTRYCZNE PIWNICA

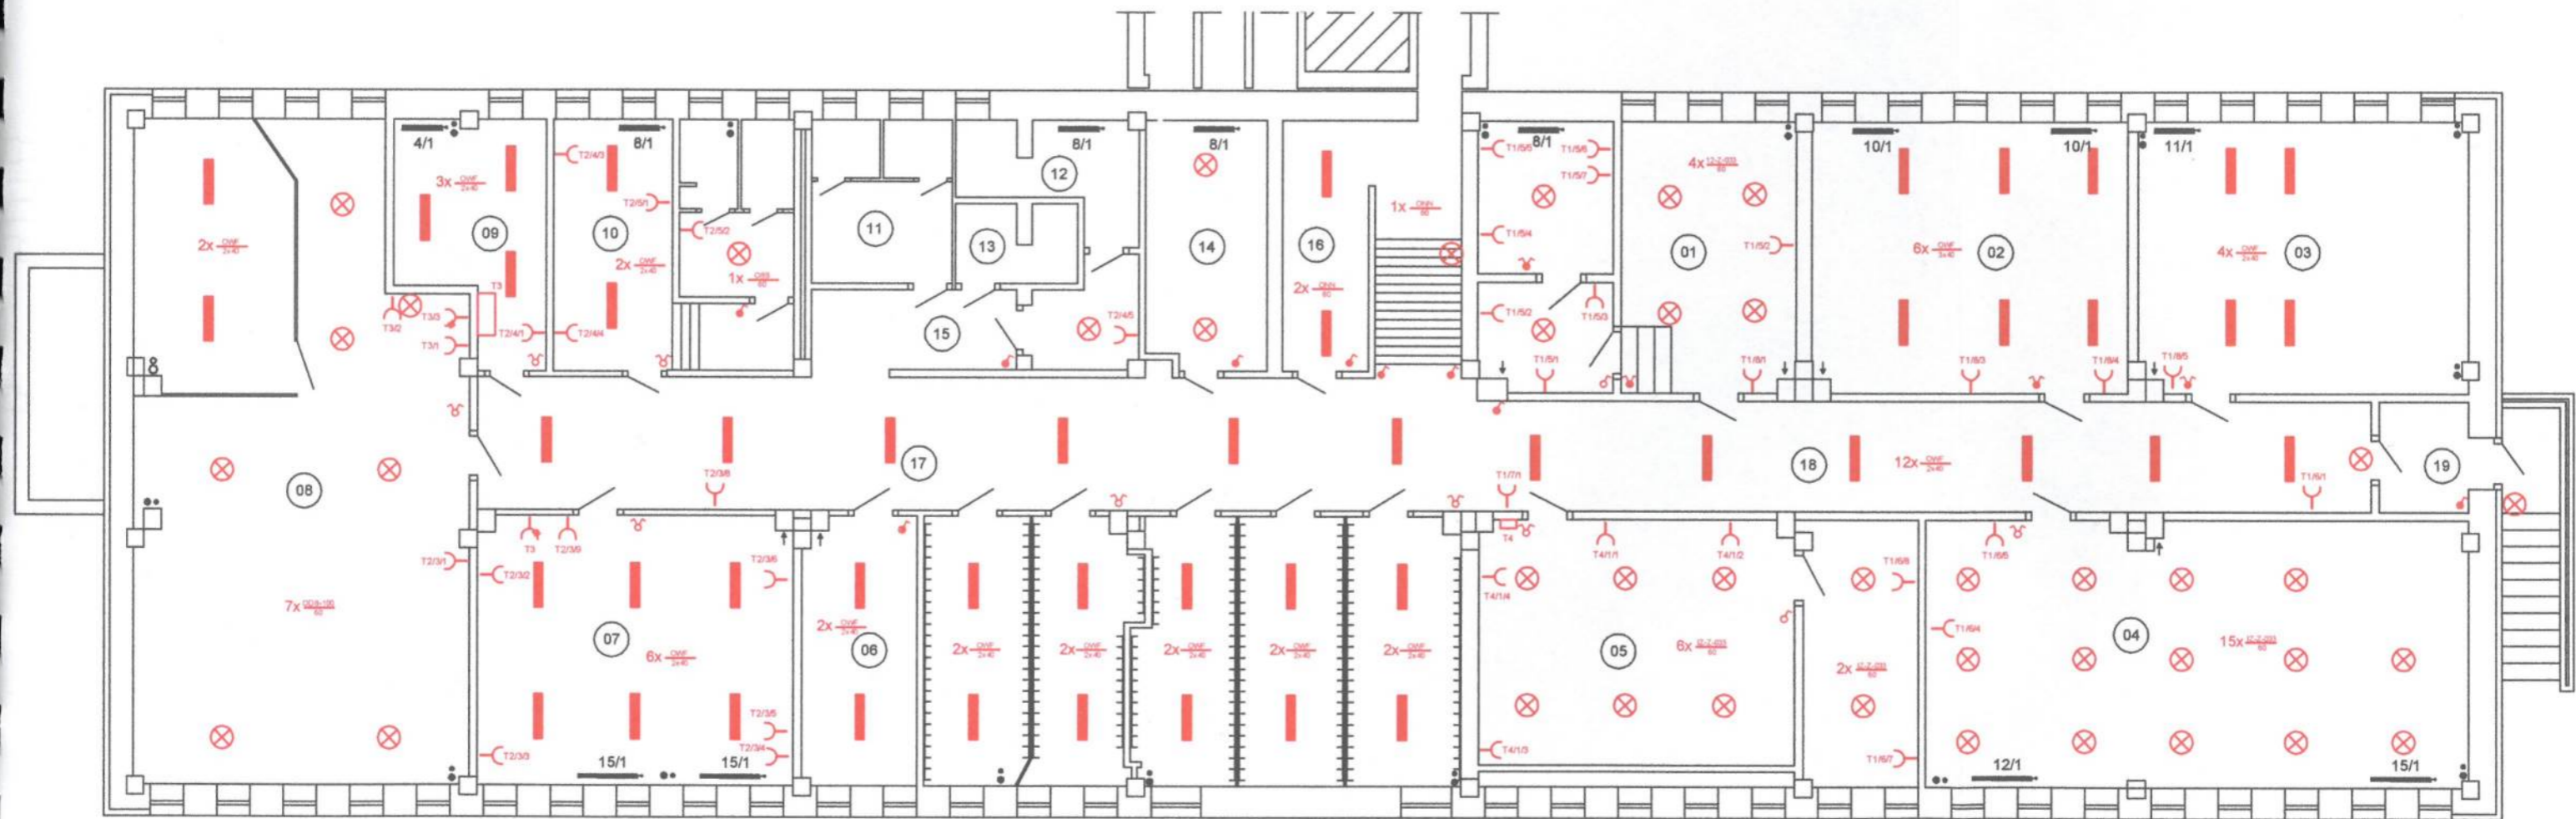


RODZAJ INWESTYCJI	INWENTARYZACJA BUDYNKU	SKALA: 1:50
INWESTOR ADRES:	ZESPÓŁ SZKÓŁ Nr 12 ul. POŁCZYŃSKA 75-816	DATA: 09.2016
OBIEKT:	BUDYNEK DYDAKTYCZNY	
PRZEDMIOT RYSUNKU:	INST. WOD-KAN, C.O ELEKTRYKA	
OPRACOWAŁ:	mgr inż. Ryszard Gzik upr. bud. UAN-N-7210/170/84	

# INSTALACJE WOD – KAN . C.O I ELEKTRYCZNE PARTER

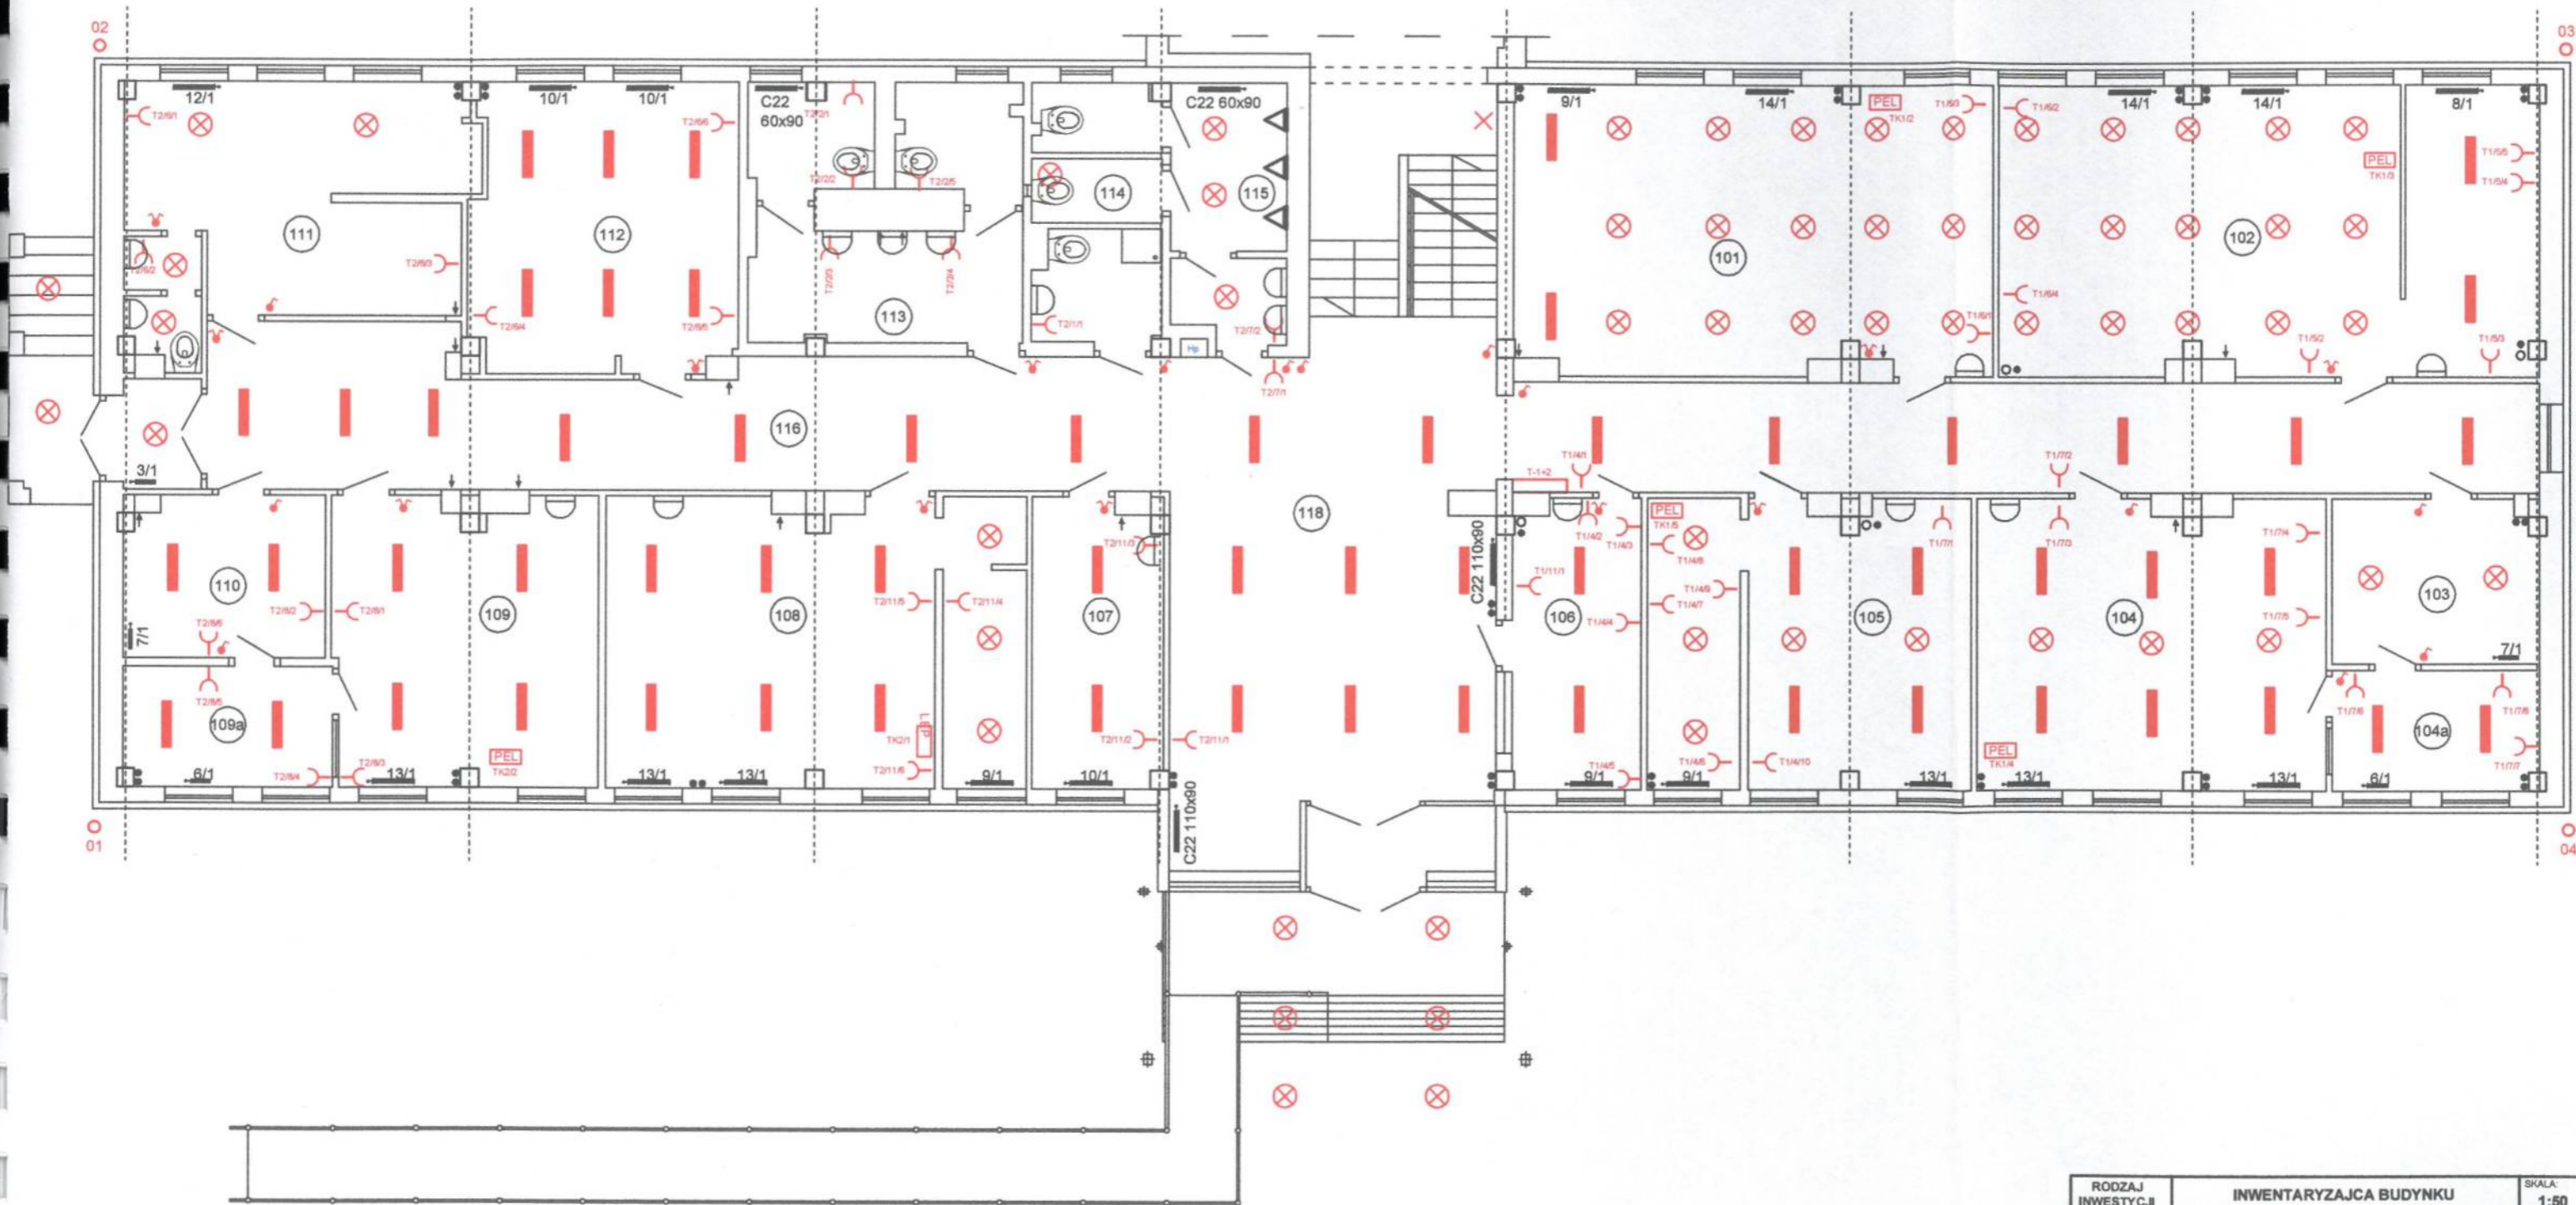


RODZAJ INWESTYCJI:	INWENTARYZACJA BUDYNKU	SKALA: 1:50
INWESTOR ADRES:	ZESPÓŁ SZKÓŁ Nr 12 ul. POŁCZYŃSKA 75-816	DATA: 09.2016
OBIEKT:	BUDYNEK DYDAKTYCZNY	
PRZEDMIOT RYSUNKU:	INST. WOD-KAN, C.O ELEKTRYKA PARTER	I-2
OPRACOWAŁ:	mgr inż. Ryszard Gzik upr. bud. UAN-N-7210/170/84	

# INSTALACJE WOD – KAN . C.O I ELEKTRYCZNE I PIĘTRO

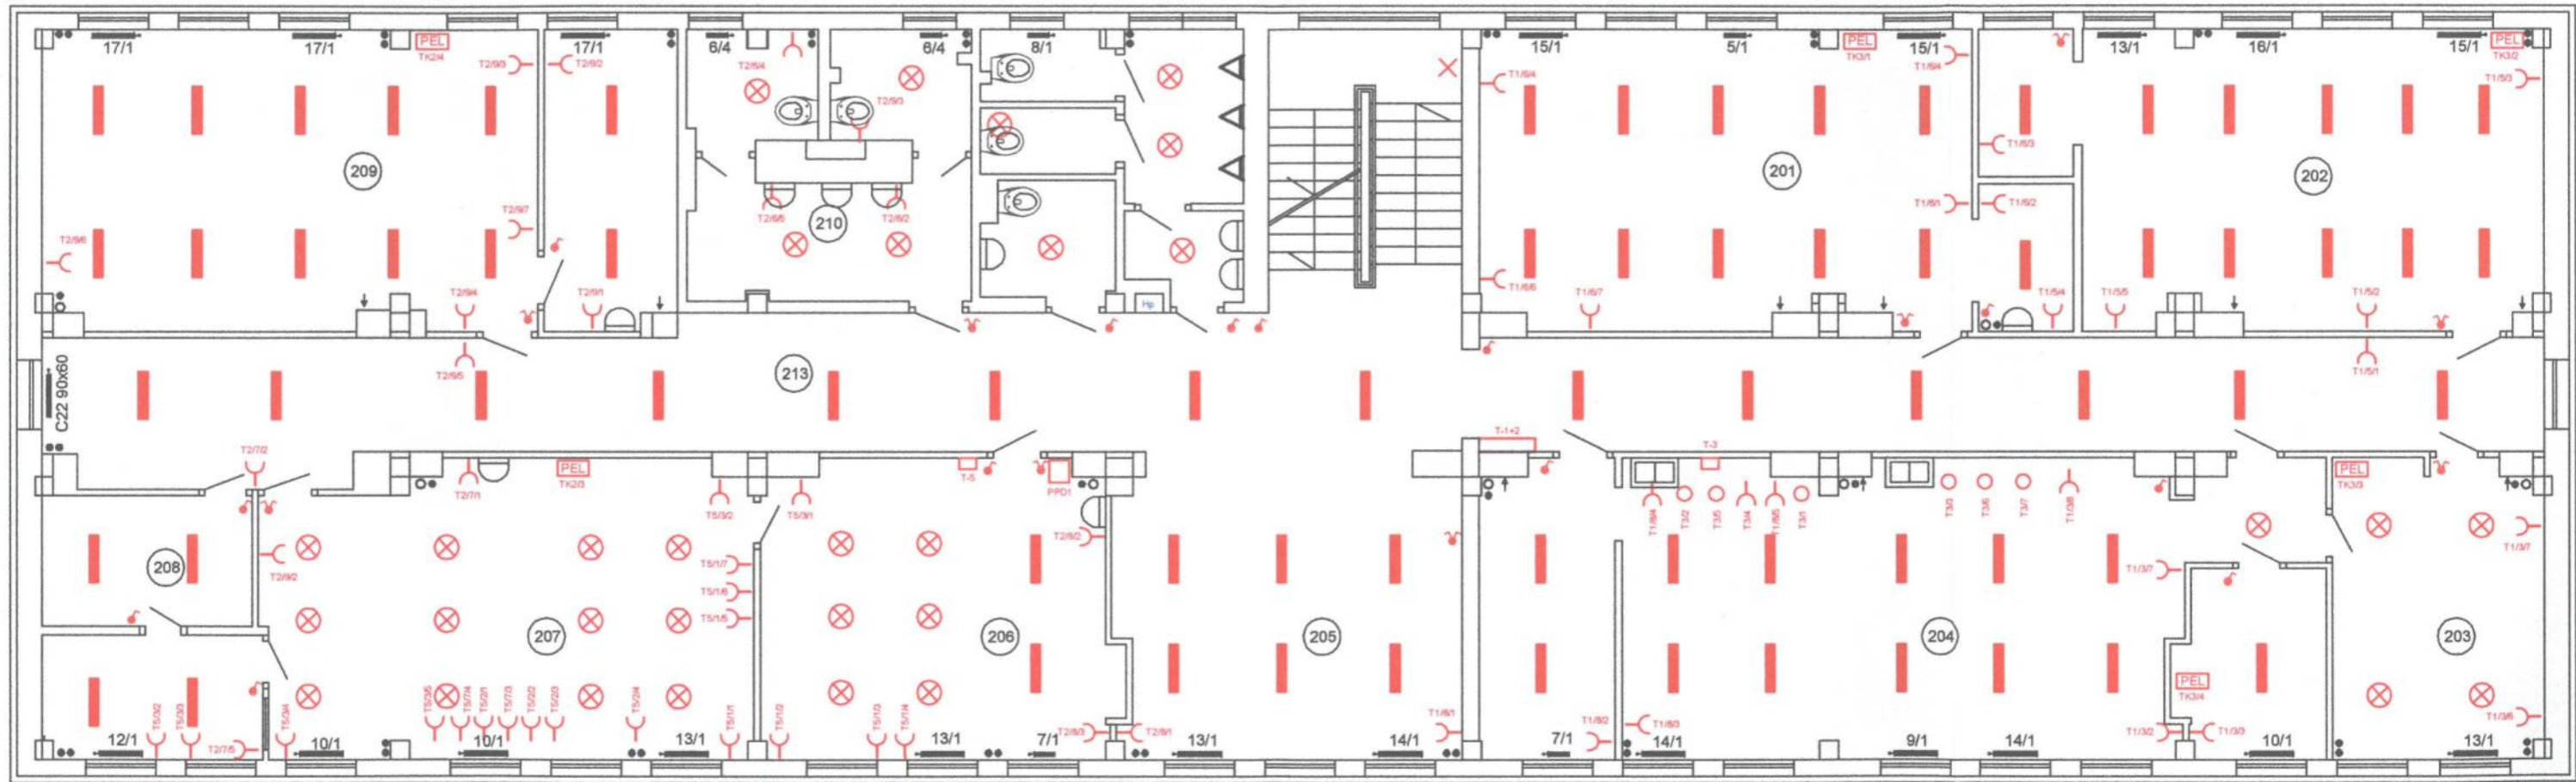


RODZAJ INWESTYCJI:	INWENTARYZACJA BUDYNKU	SKALA: 1:50
INWESTOR ADRES:	ZESPÓŁ SZKÓŁ Nr 12 ul. POLCZYŃSKA 75-816	DATA: 09.2016
OBIEKT:	BUDYNEK DYDAKTYCZNY	
PRZEDMIOT RYSUNKU:	INST. WOD-KAN, C.O ELEKTRYKA I PIĘTRO	1-3
OPRACOWAŁ:	mgr inż. Ryszard Gzik upr. bud. UAN-N-7210/170/84	PODPIS:

# INSTALACJE WOD – KAN . C.O I ELEKTRYCZNE II PIĘTRO

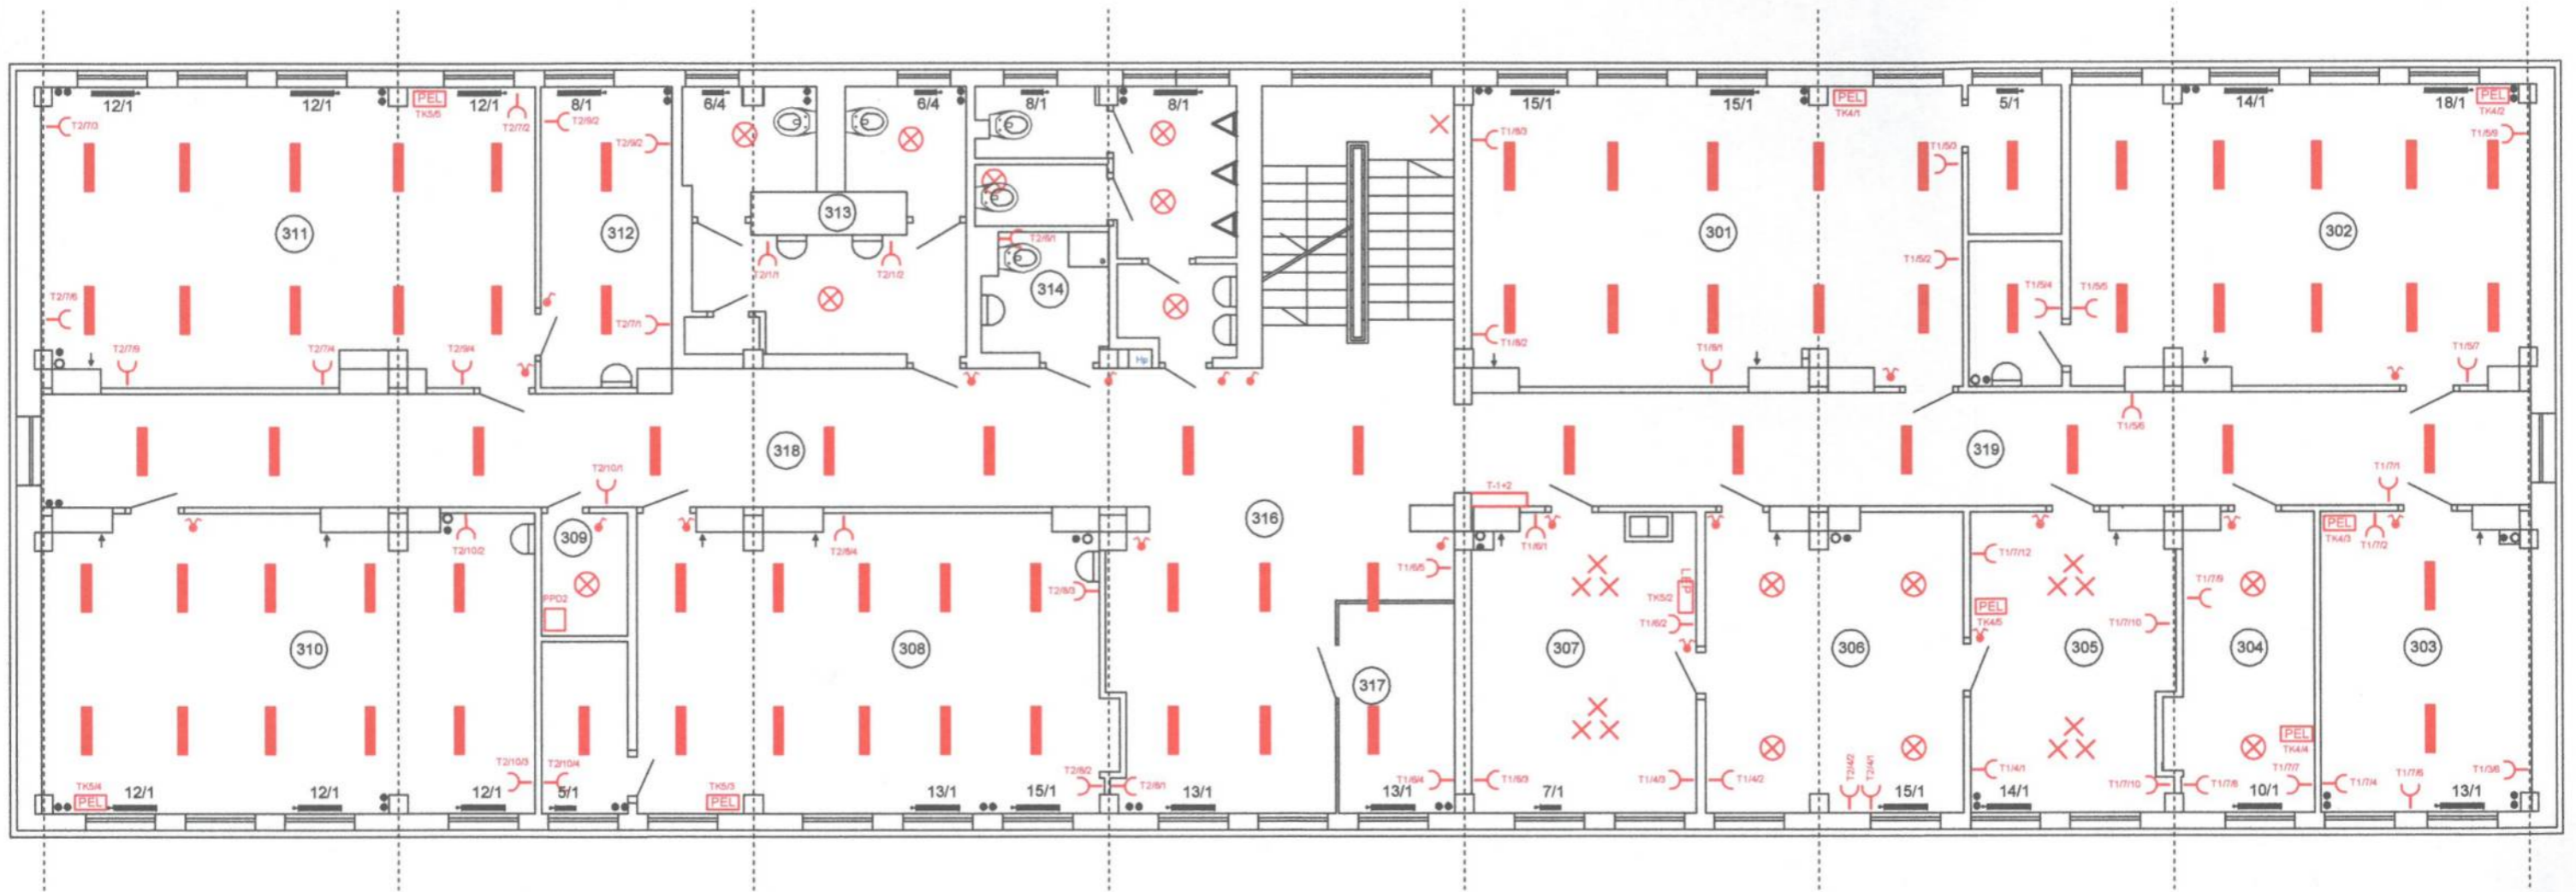


RODZAJ INWESTYCJI:	INWENTARYZACJA BUDYNKU	SKALA: 1:50
INWESTOR:	ZESPÓŁ SZKÓŁ Nr 12 ul. POLCZYŃSKA 75-816	DATA: 09.2016
ADRES:		
OBIEKT:	BUDYNEK DYDAKTYCZNY	
PRZEDMIOT RYSUNKU:	INST. WOD-KAN, C.O ELEKTRYKA II PIĘTRA	1-4
OPRACOWAŁ:	mgr inż. Ryszard Gzik upr. bud. UAN-N-7210/170/84	

# INSTALACJE WOD – KAN . C.O I ELEKTRYCZNE III PIĘTRO

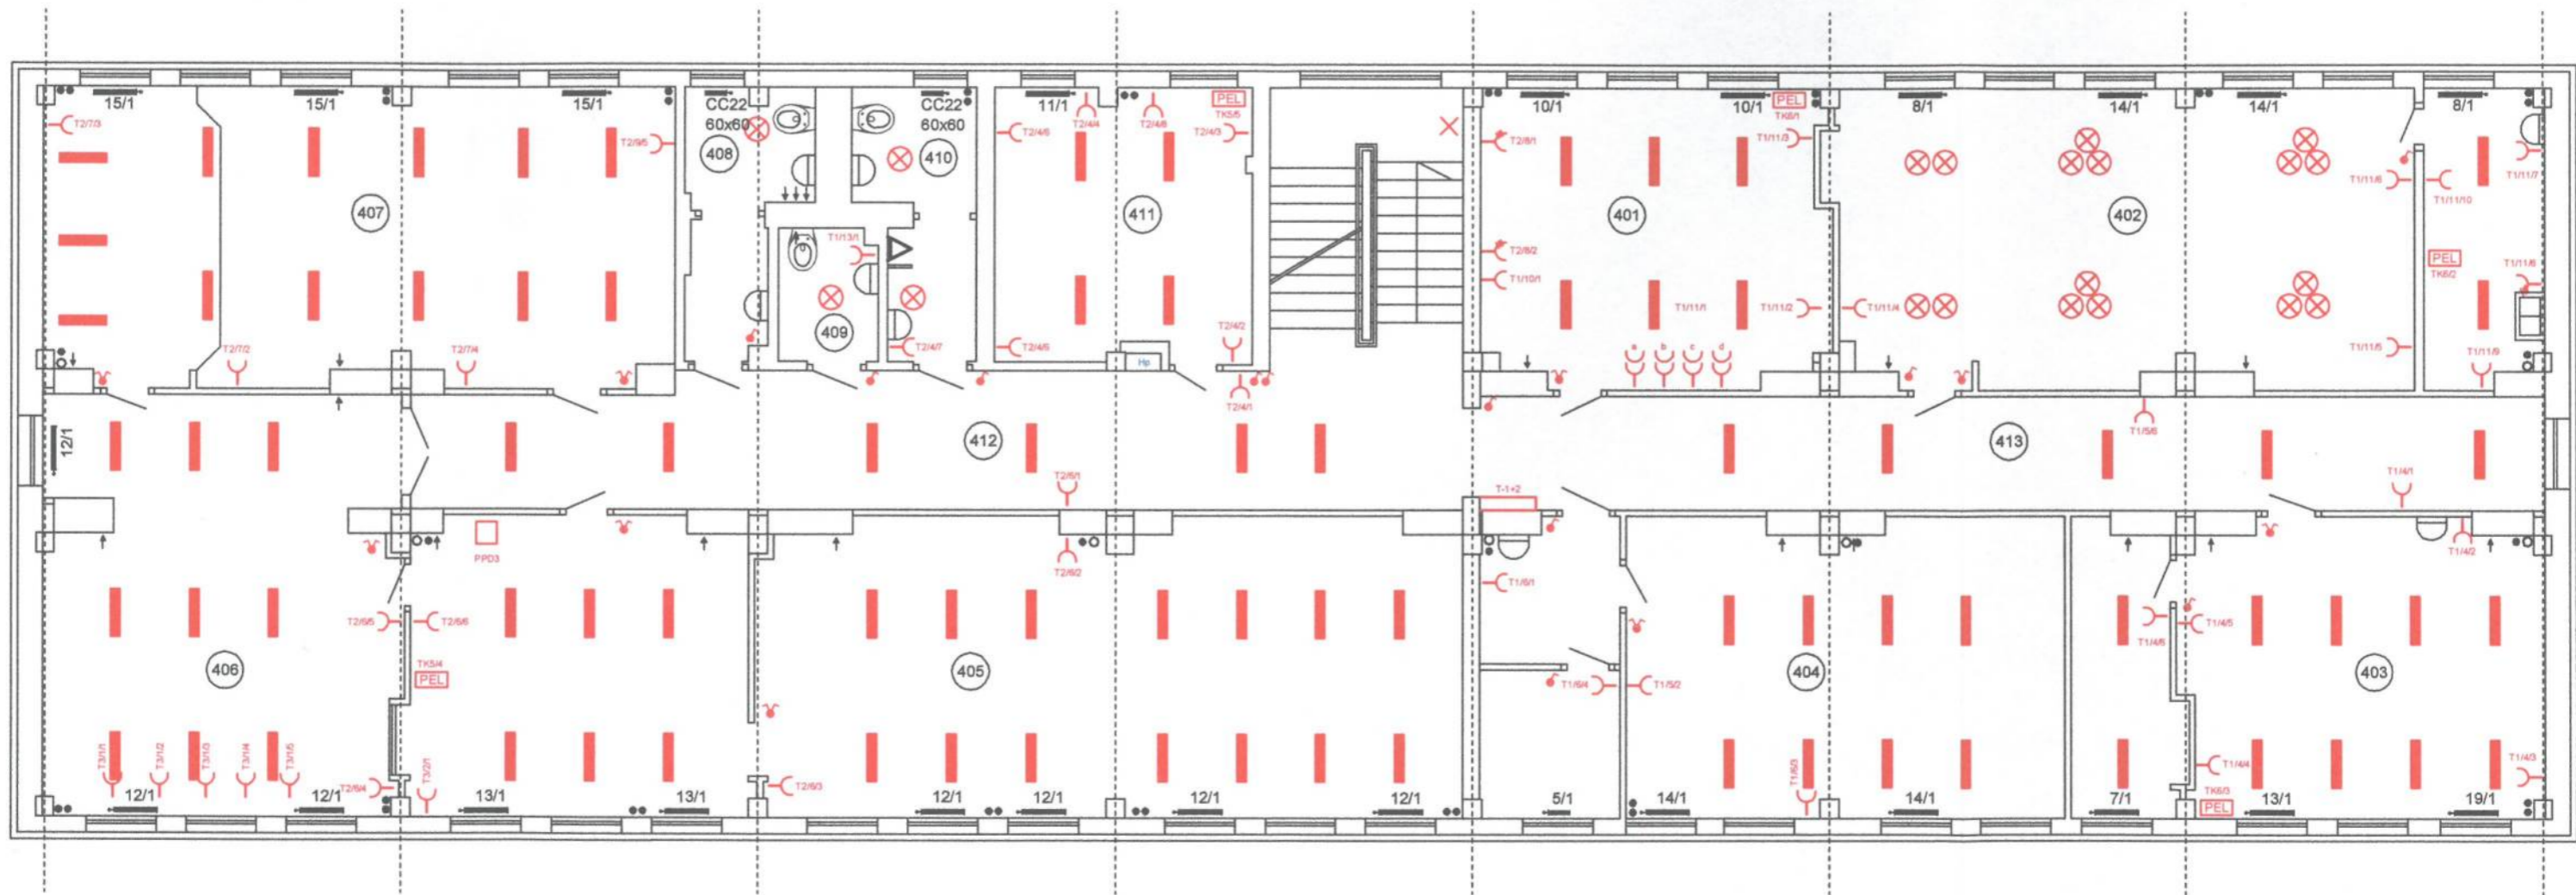

RODZAJ INWESTYCJI:	INWENTARYZACJA BUDYNKU	SKALA: 1:50
INWESTOR ADRES:	ZESPÓŁ SZKÓŁ Nr 12 ul. POLCZYŃSKA 75-816	DATA: 09.2016
OBIEKT:	BUDYNEK DYDAKTYCZNY	
PRZEDMIOT RYSUNKU:	INST. WOD-KAN, C.O ELEKTRYKA III PIĘTRO	1-5
OPRACOWAŁ:	mgr inż. Ryszard Gzik upr. bud. UAN-N-7210/170/84	

# INSTALACJE WOD – KAN . C.O I ELEKTRYCZNE IV PIĘTRO

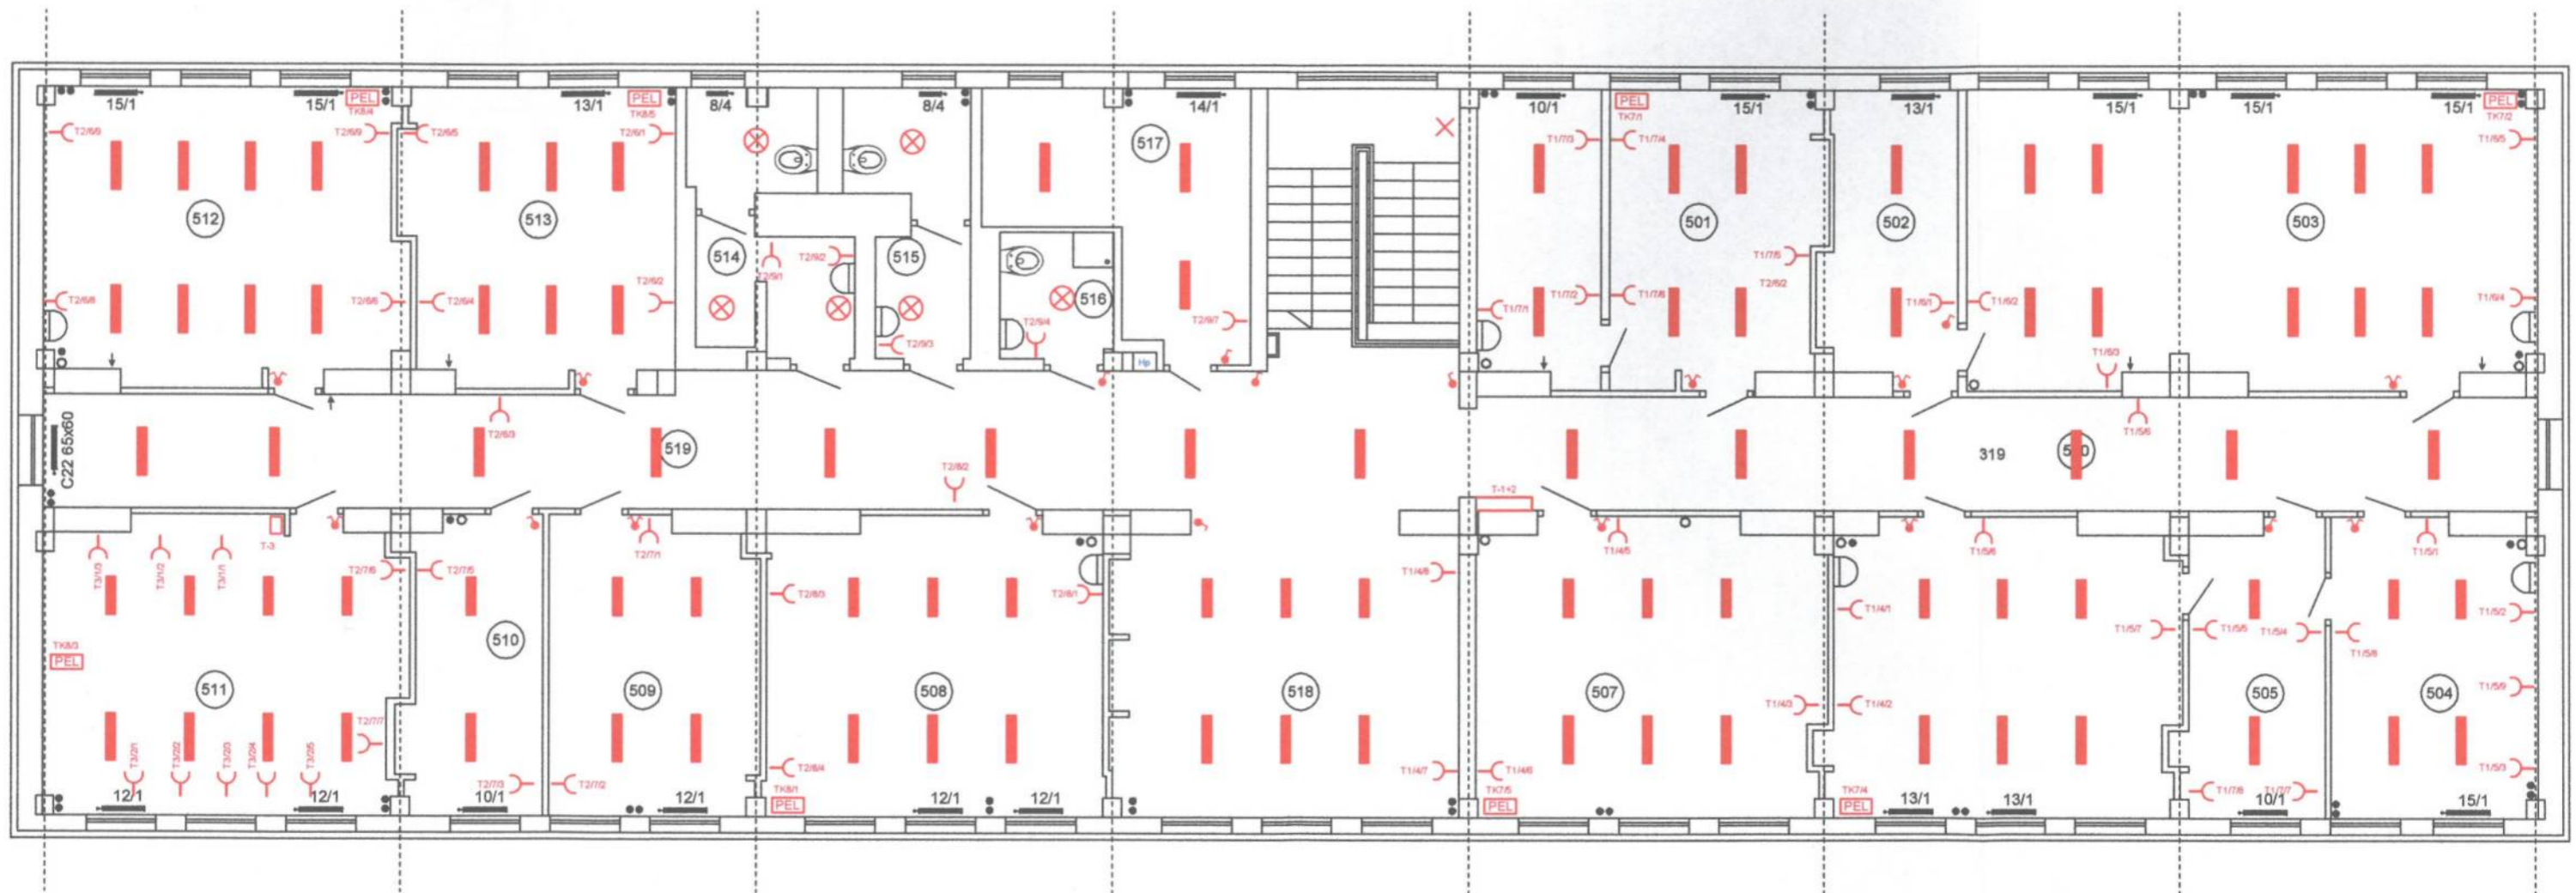

RODZAJ INWESTYCJI:	INWENTARYZACJA BUDYNKU	SKALA: 1:50
INWESTOR ADRES:	ZESPÓŁ SZKÓŁ Nr 12 ul. POLCZYŃSKA 75-816	DATA: 09.2016
OBIEKT:	BUDYNEK DYDAKTYCZNY	
PRZEDMIOT RYSUNKU:	INST. WOD-KAN, C.O ELEKTRYKA IV PIĘTRO	
OPRACOWAŁ:	mgr inż. Ryszard Gzik upr. bud. UAN-N-7210/170/84	