

Autorska Pracownia Projektowa
ul. M. Skłodowej-Curie 5
01-414 Warszawa
tel. 22 23 23 23
www.ppa.pl

SKALA 1:500
listopad 2017

- mgr inż. Jan Chodorowski
- mgr inż. Bogusław Bodziński
- mgr inż. Marcin Szlachetka
- mgr inż. Marcin Łyżwa
- mgr inż. Jan Szmajda
- mgr inż. Bartosz Szlachetka

Projekt budowlany
Rozbudowa ulicy w Koszulinie
ul. Piłsudskiego - Koszulin w kształcie


Planik zaopiniowany przez i wyrażający zgodę z orgnizacji
mgr inż. Bartosz Szlachetka


Projekt wykonał:
mgr inż. Marcin Łyżwa

Projekt wykonał:
mgr inż. Marcin Łyżwa

Projekt wykonał:
mgr inż. Marcin Łyżwa

Projekt wykonał:
mgr inż. Marcin Łyżwa

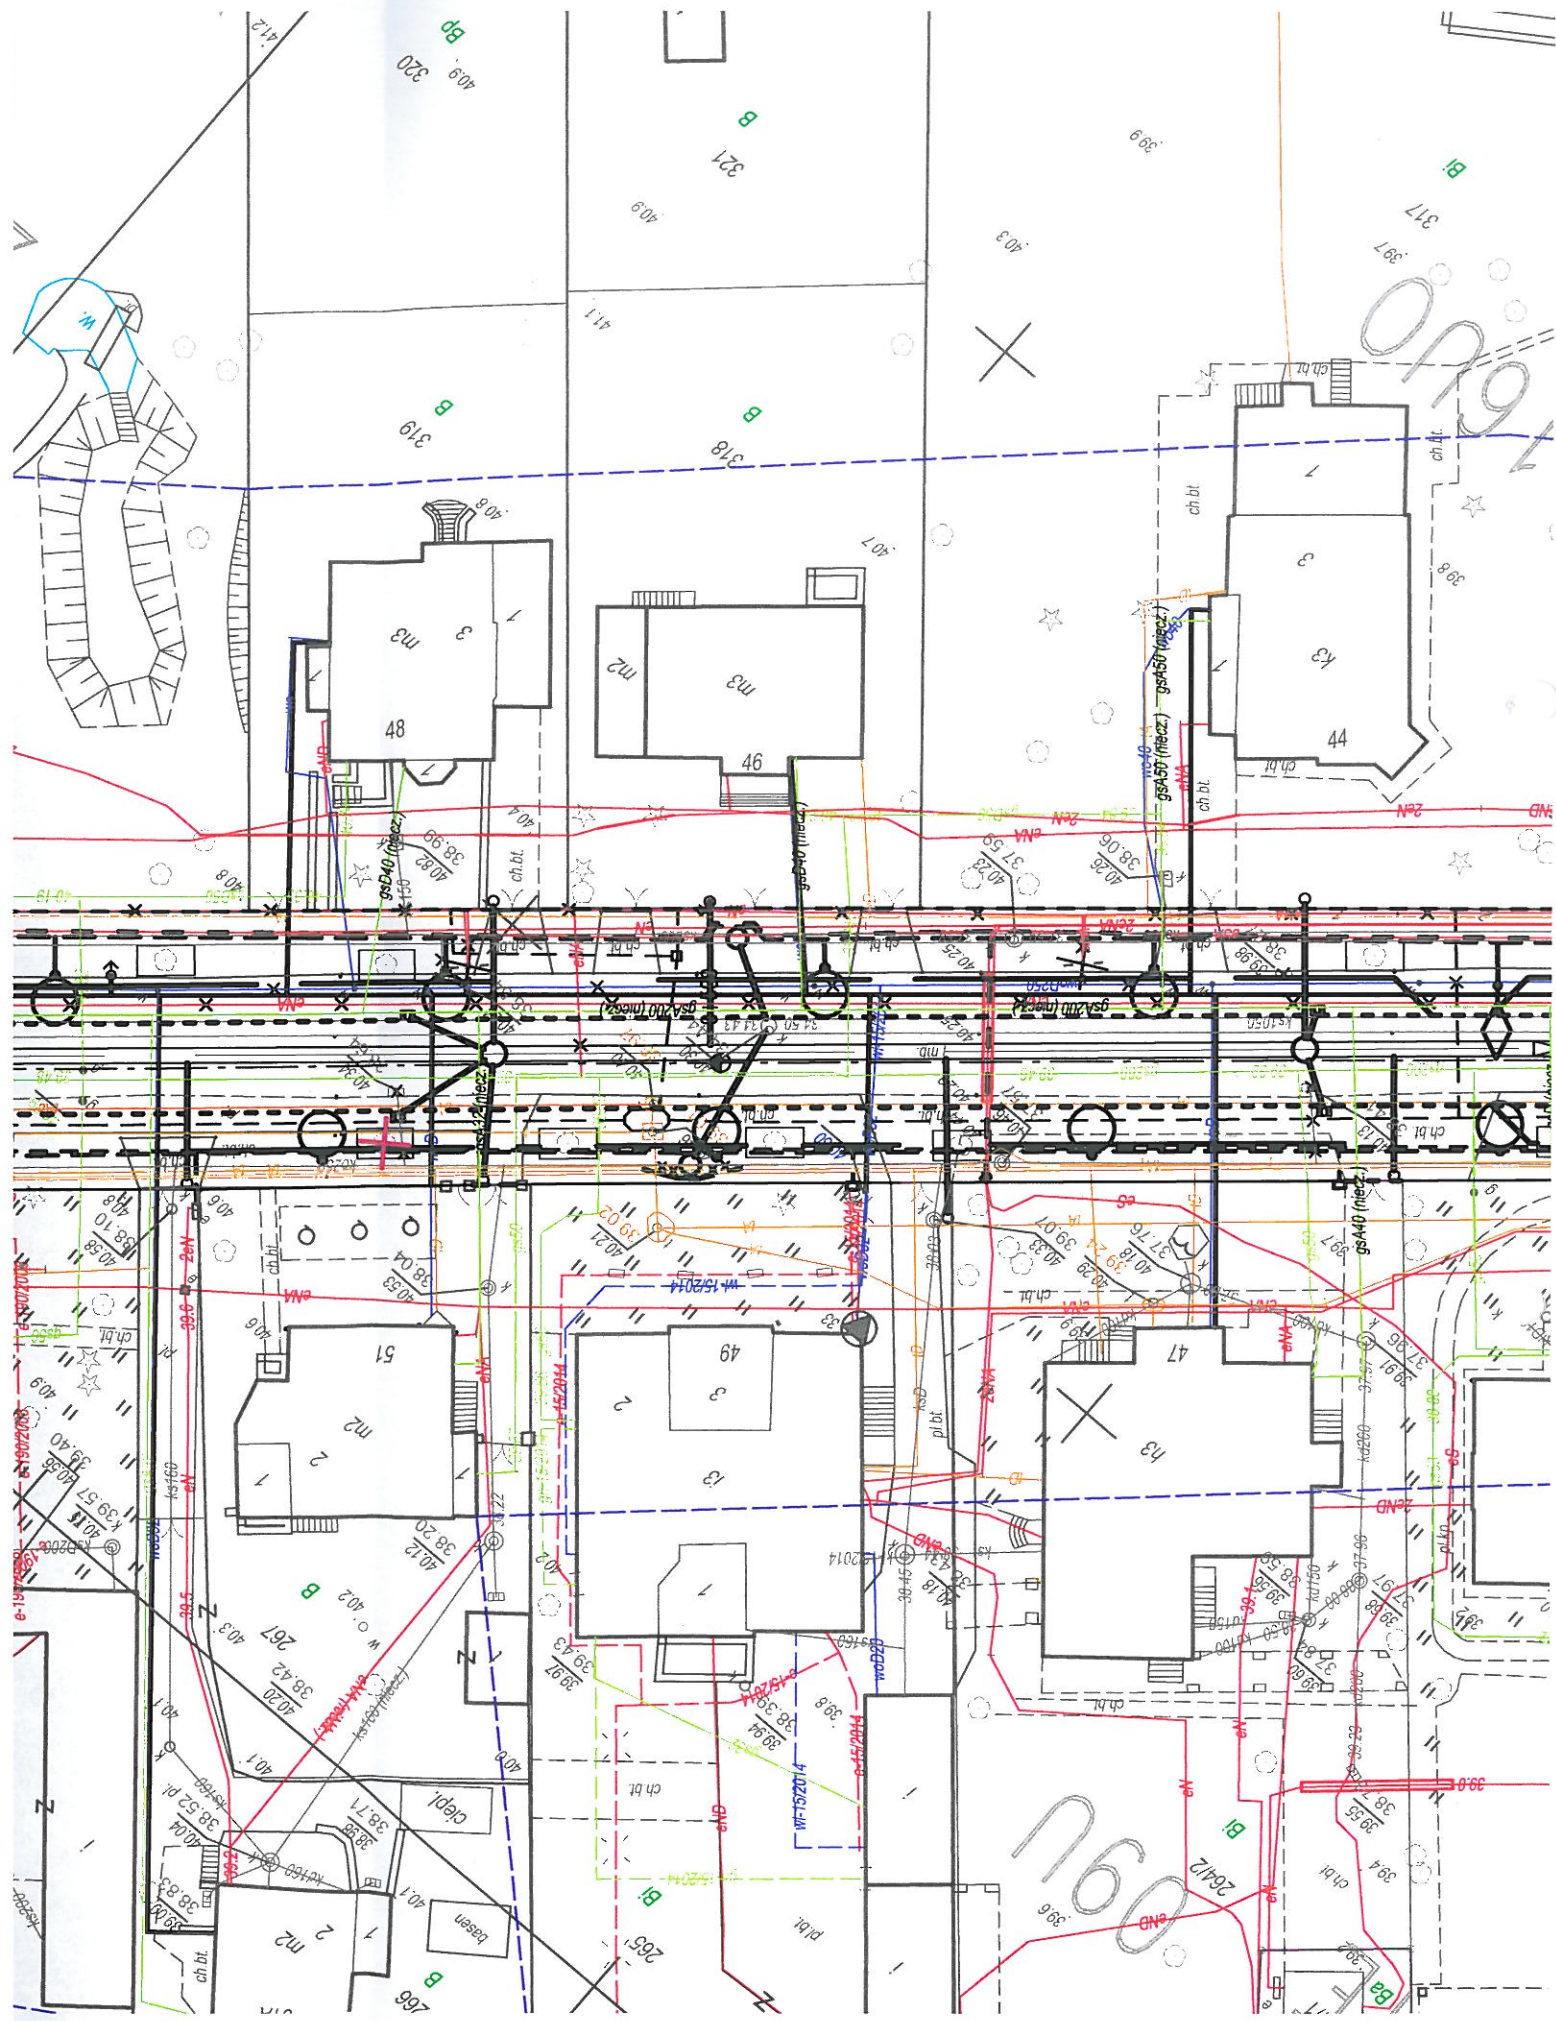

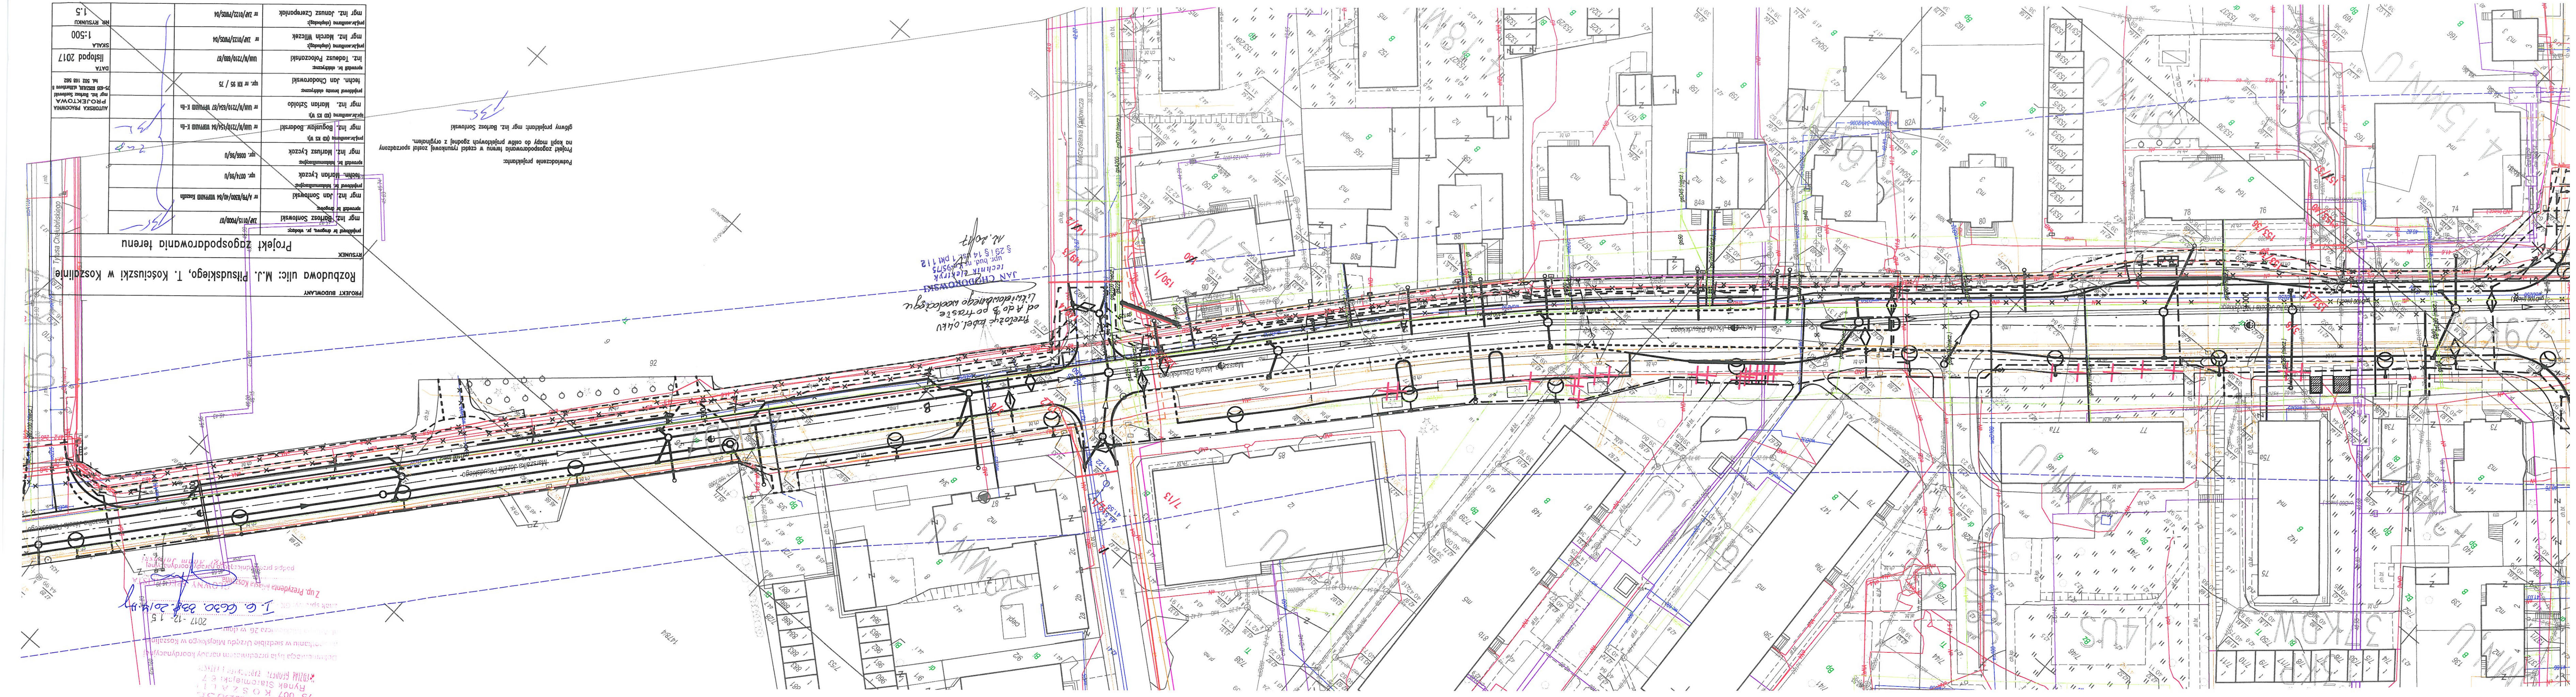

PROJEKT BUDOWLANY
 Rozbudowa ulic: M.J. Piłsudskiego, T. Kościuszki w Koszalinie
 Tytuł: Chłubińskiego
 rysunek


PROJEKTOWA AUTORSKA PRACOWNIA mgr inż. Andrzej Kłobucki ul. Świebuzowa 11 50-100 KOSZALIN	mgr inż. Bartosz Sontowski 74/015/1000/m	mgr inż. Jan Sontowski 1/19/300/01/01 WYMIAR KOŁA	mgr inż. Marcin Łyczak 002/08/01	mgr inż. Marcin Łyczak 003/09/01	mgr inż. Bogusław Bodorski 004/10/01/01 WYMIAR K-1a	mgr inż. Marcin Szoldo 005/11/01/01 WYMIAR K-1a	mgr inż. Jan Chodorowski 006/12/01/01	mgr inż. Józef Czerpanik 007/13/01/01
DATA listopad 2017	SKALA 1:500	NR RYSUNKU 1.5						


PROJEKT ZAGOSPODAROWANIA TERENU

Postudzenie projektanta:
 mgr inż. Bartosz Sontowski
 Projekt zagospodarowania terenu w części granicowej zrealizowany
 na kopii mapy do celów projektowych zgodnej z oryginałem.

URZĄD MIASTA
 Rynek Staremiński 7
 75-007 KOSZALIN
 2017-12-15
 I. G. G630. 034. 2017. 15
 Zup. Prezydenta Miasta Koszalina
 2017-12-15
 2017-12-15
 2017-12-15

JAN CHODOROWSKI
 technik elektryk
 upr. bud. nr 14575
 2915 14 01 1 PKI 12
 N. 2017
 przełożyć kabel oltw
 od A do B po trasie
 Litwickiego wzdłuż

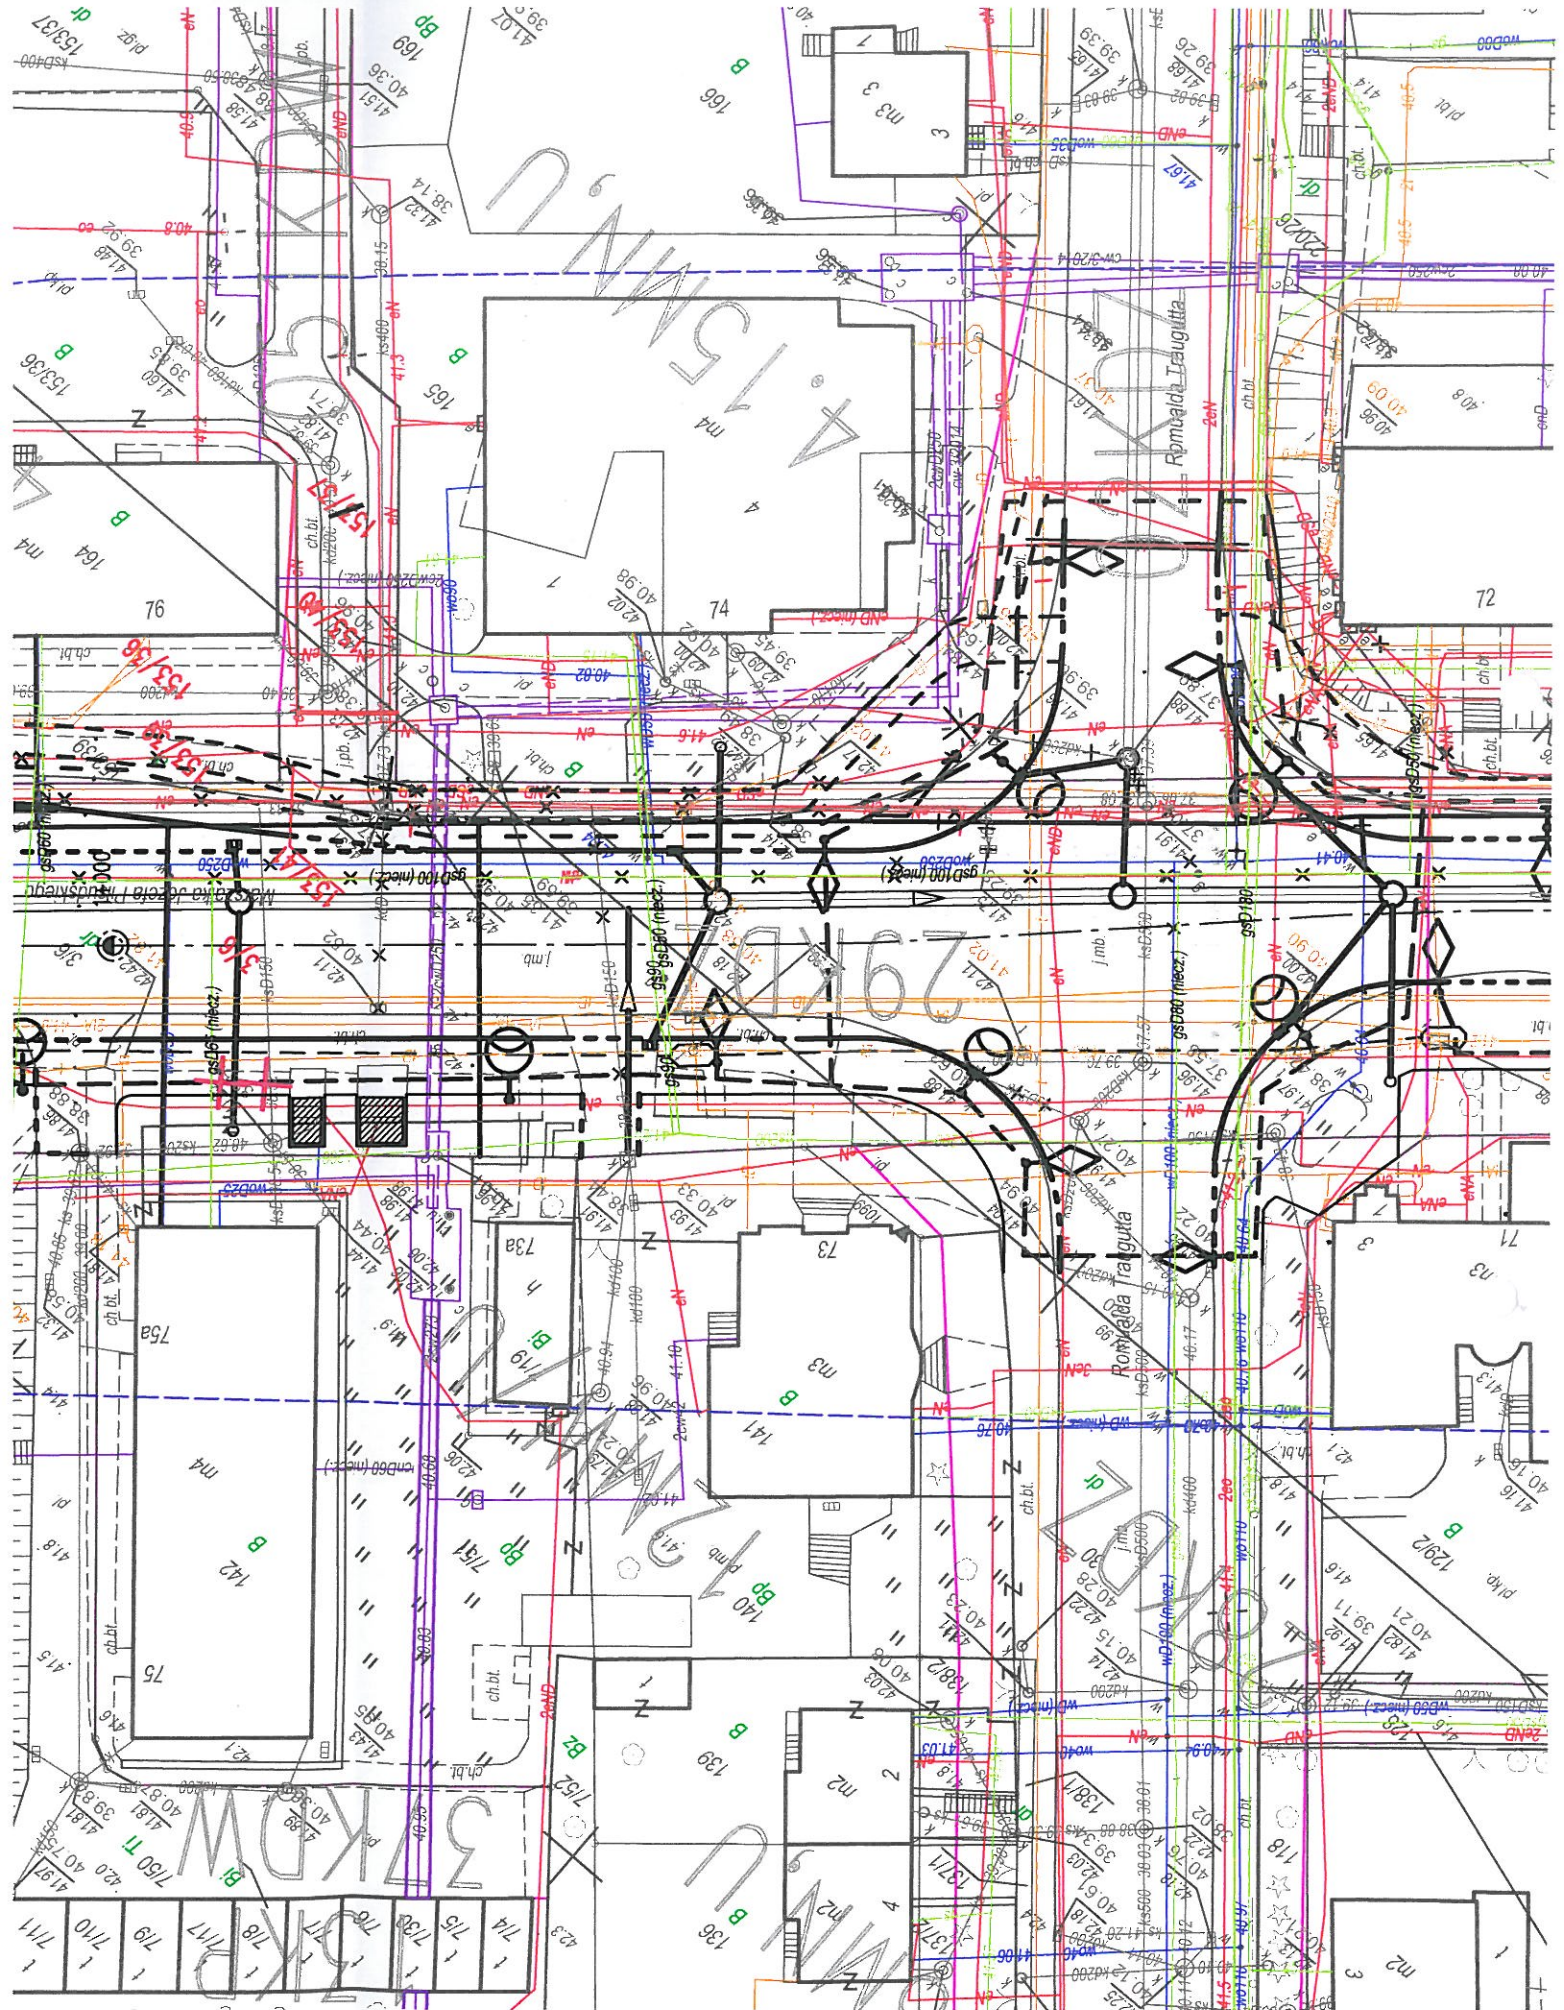

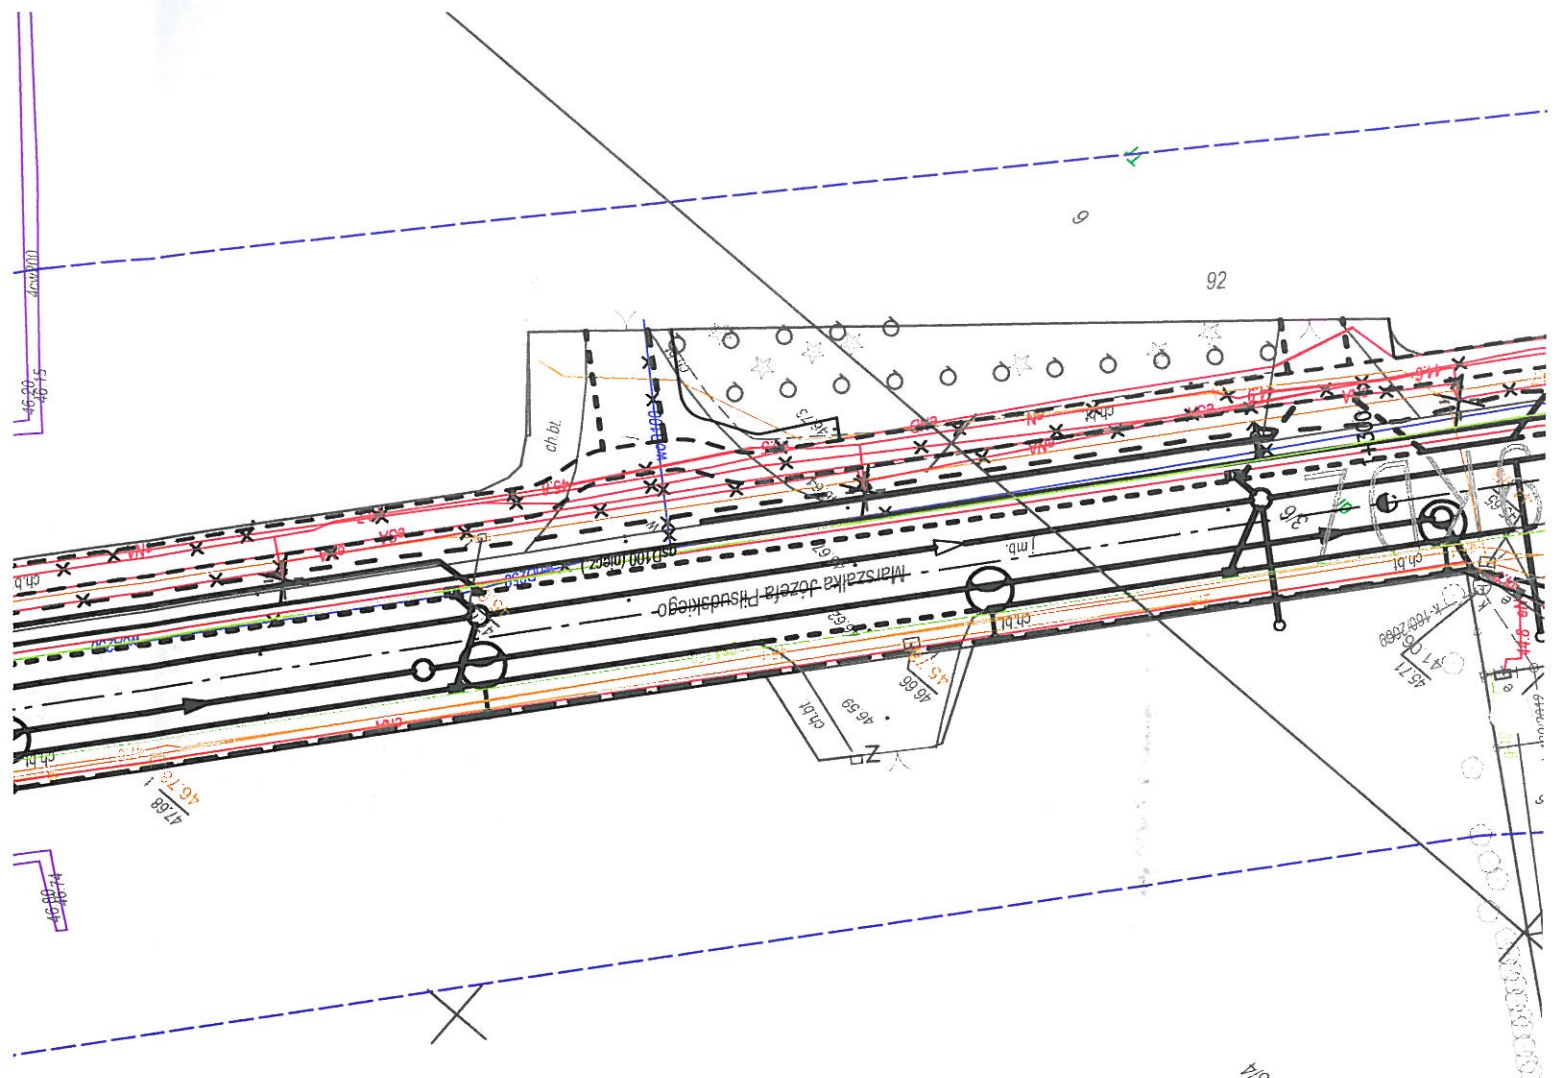

92

Stacja kolejowa im. Marszałka Józefa Piłsudskiego

1:200

46.21
46.20
46.19

k. 1702/889

ch. bi.

ch. bi.

Energa
operator

Od Andrzej Bojarski
 ENERGA-OPERATOR SA
 Oddział w Koszalinie
 Wydział Dokumentacji Energetycznej
 Biuro Majątku Sieciowego

Do Autorska Pracownia Projektowa
 Jan Sontowski 75-644 Koszalin
 ul. Świerkowa 27

Słupsk, dnia 01.09.2017r.

Znak 5MMD/AB/4818/EOP-5MMD-000711-2017

Dot. sprawdzenia koncepcji

W odpowiedzi na pismo EOP-5-023339-2017 z dnia 01.07.2017r. ENERGA-OPERATOR SA Oddział w Koszalinie przekazuje uzgodnioną pozytywnie koncepcję projektową:
Przebudowa sieci SN i nn na potrzeby rozbudowy ul. M.J. Piłsudskiego i T. Kościuszki w Koszalinie. w m. Koszalin, ul. Marszałka Józefa Piłsudskiego.

Projektant zobowiązany jest uzgodnić niniejszy projekt na Posiedzeniu Narady Koordynacyjnej (Dawniej ZUDP) oraz załączyć protokół z tego uzgodnienia do projektu budowlano-wykonawczego. Dalsze uwagi i zalecenia przedstawiono na formularzu uzgodnień.

Sprawę prowadzi: Andrzej Bojarski, tel. 59 841 6008, e-mail: andrzej.bojarski@energa.pl

Z poważaniem

Kierownik
Wydział Dokumentacji Energetycznej
Cezary Gęstrowski

Załączniki:

- plan zagospodarowania

k/o:
5MMD

T +48 94 348 31 11
F +48 94 348 31 01

ENERGA-OPERATOR SA
Oddział w Koszalinie
ul. Morska 10, 75-650 Koszalin

Regon 190275904-00060
NIP 533-000-11-90

operator.koszalin@energa.pl
energa-operator.pl

Sąd Rejonowy Gdańsk-Północ
VII Wydział Gospodarczy KRS
KRS 000033465

nr konta: 19 1050 0085 1000 0090 3005 4812
Kapitał zakładowy/wpłacony 1 356 110 400 zł

